




SCHEMAT A

PODŁĄCZENIE GAZOMIERZY NA KLATCE SCHODOWEJ

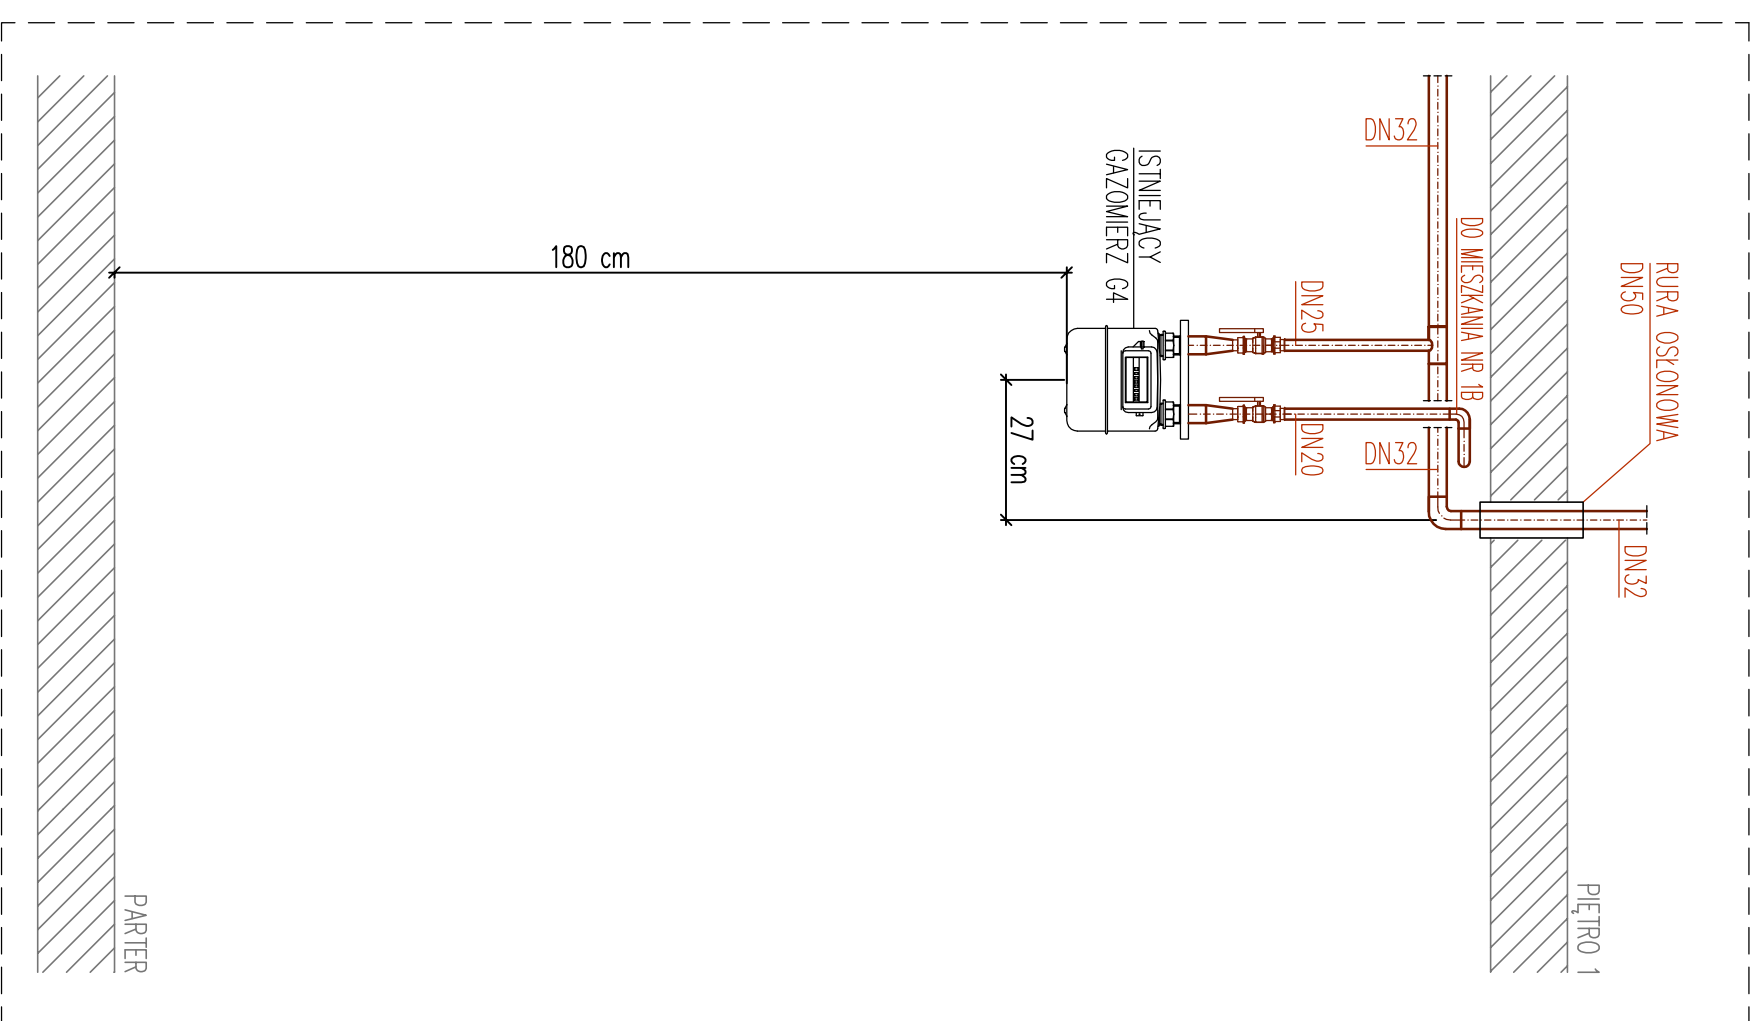

SCHEMAT B

PODŁĄCZENIE GAZOMIERZY NA KLATCE SCHODOWEJ

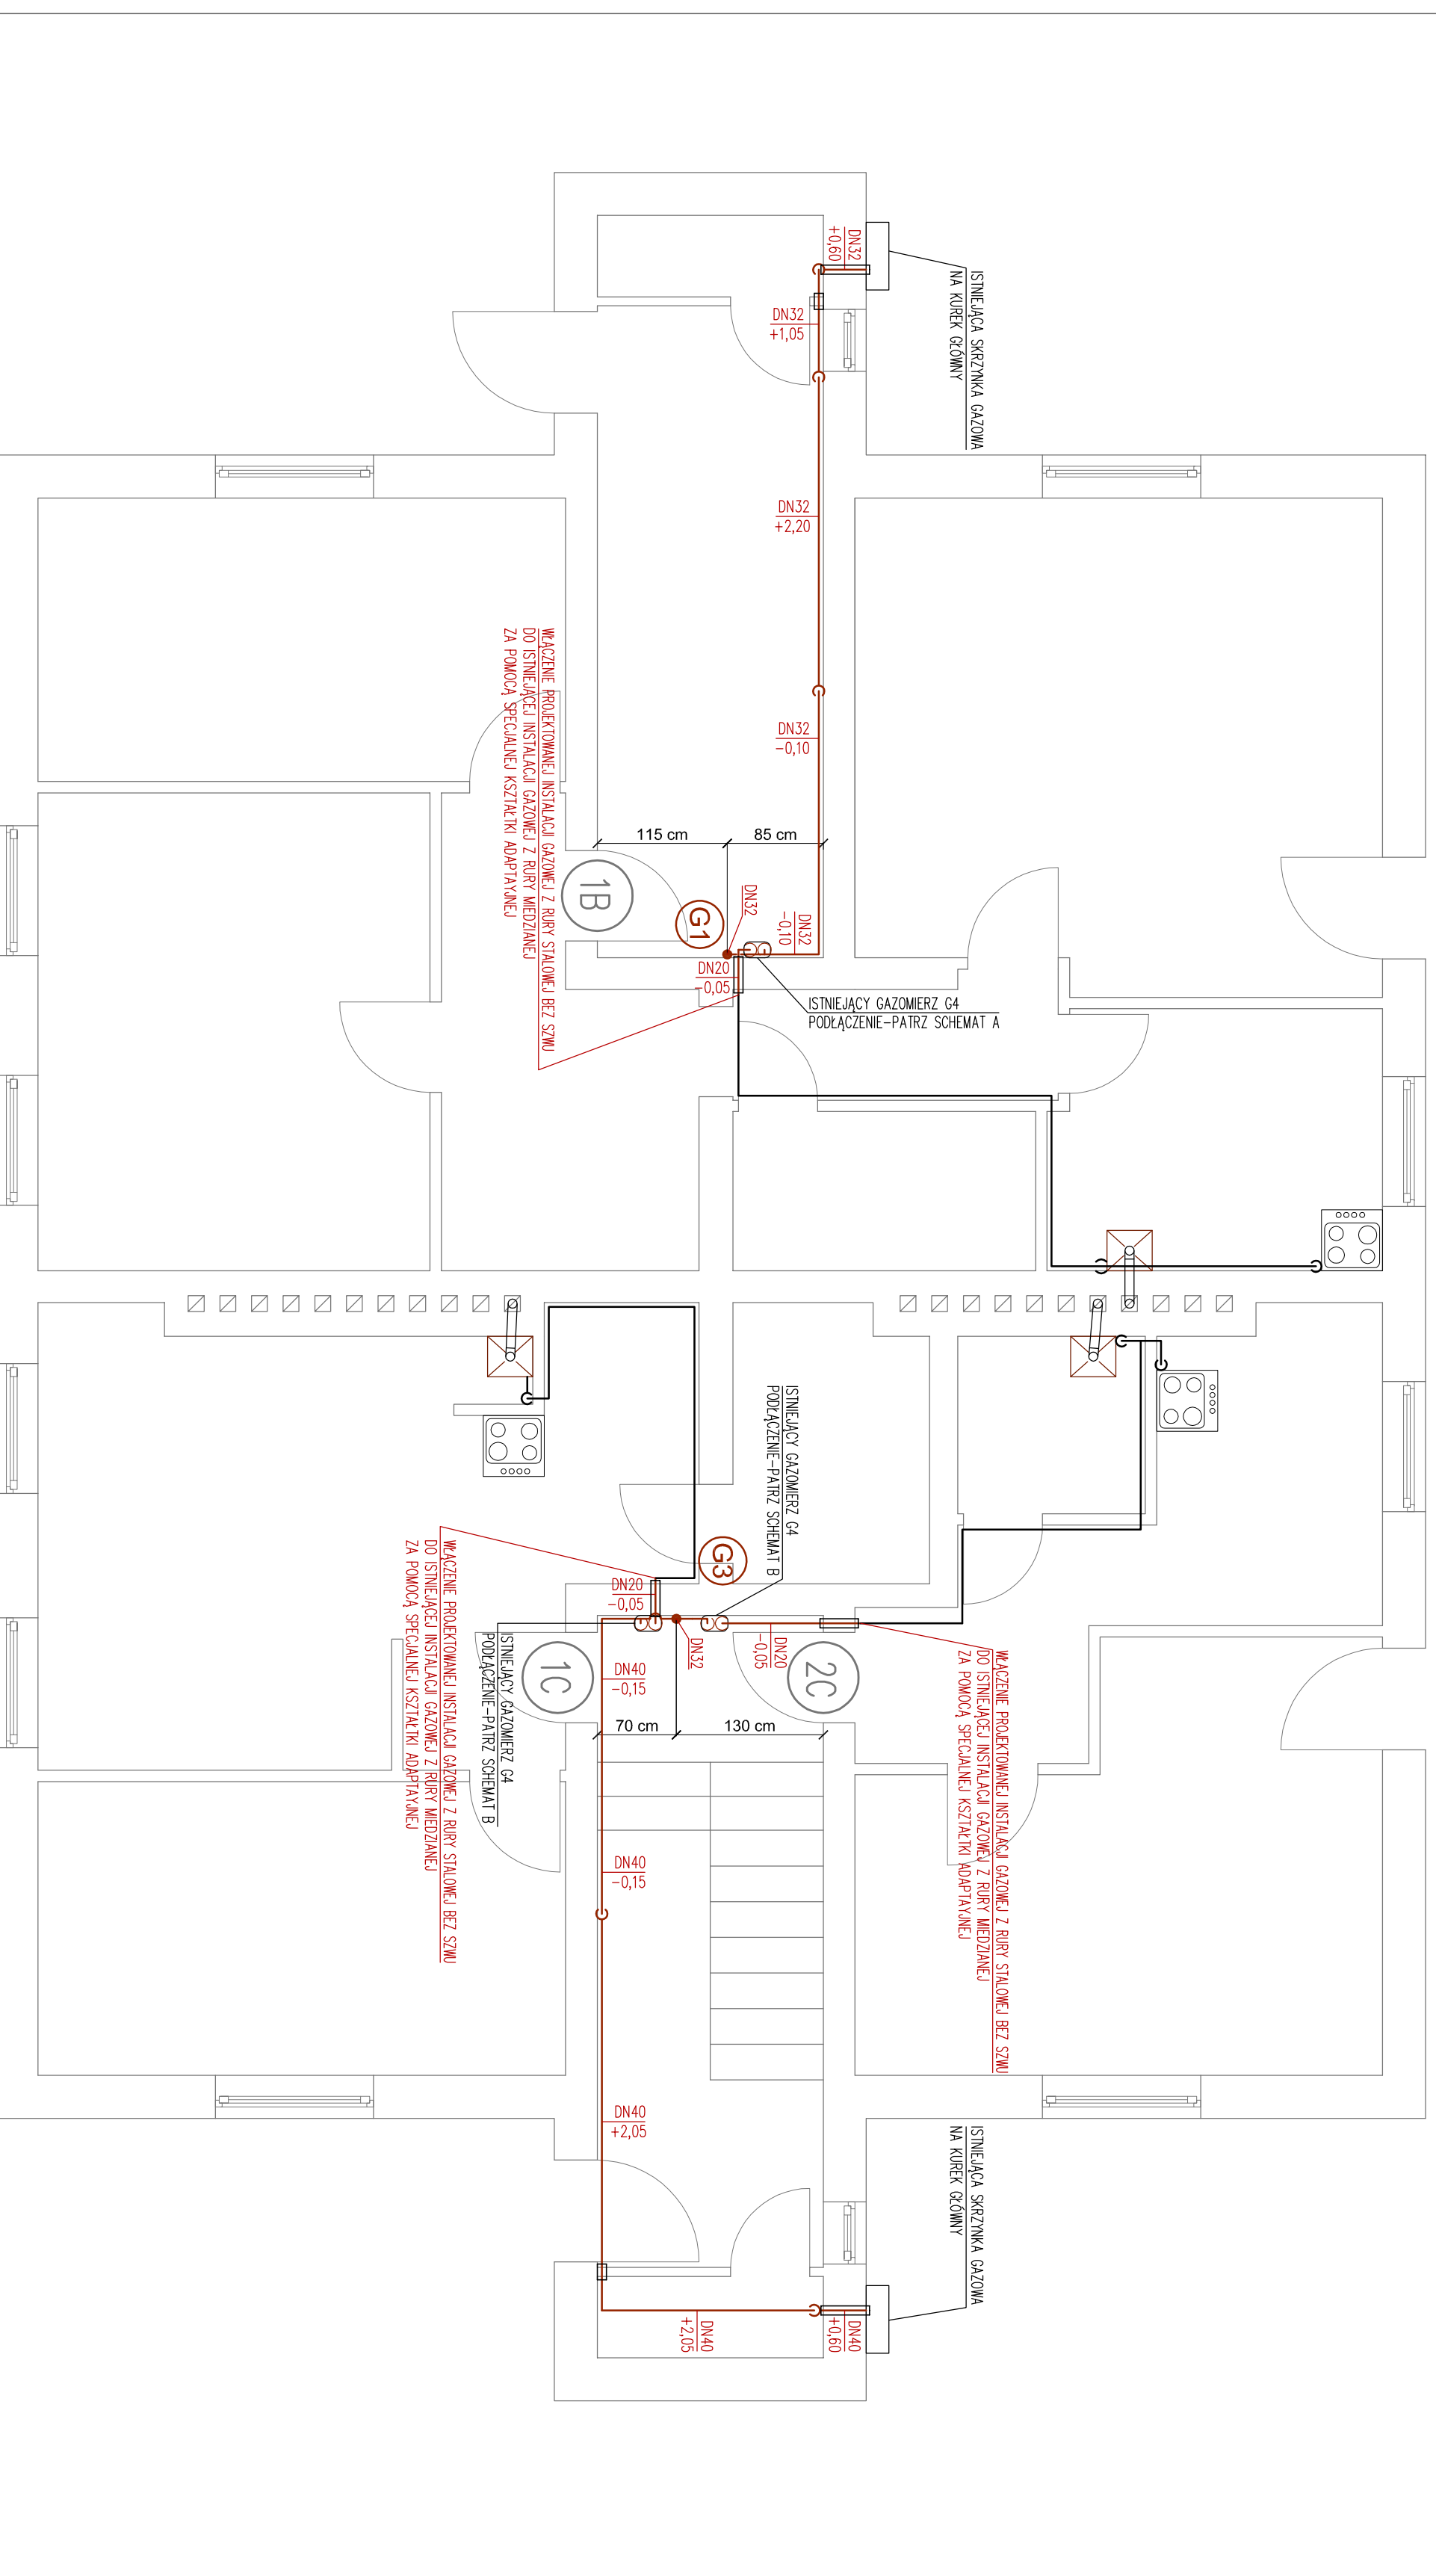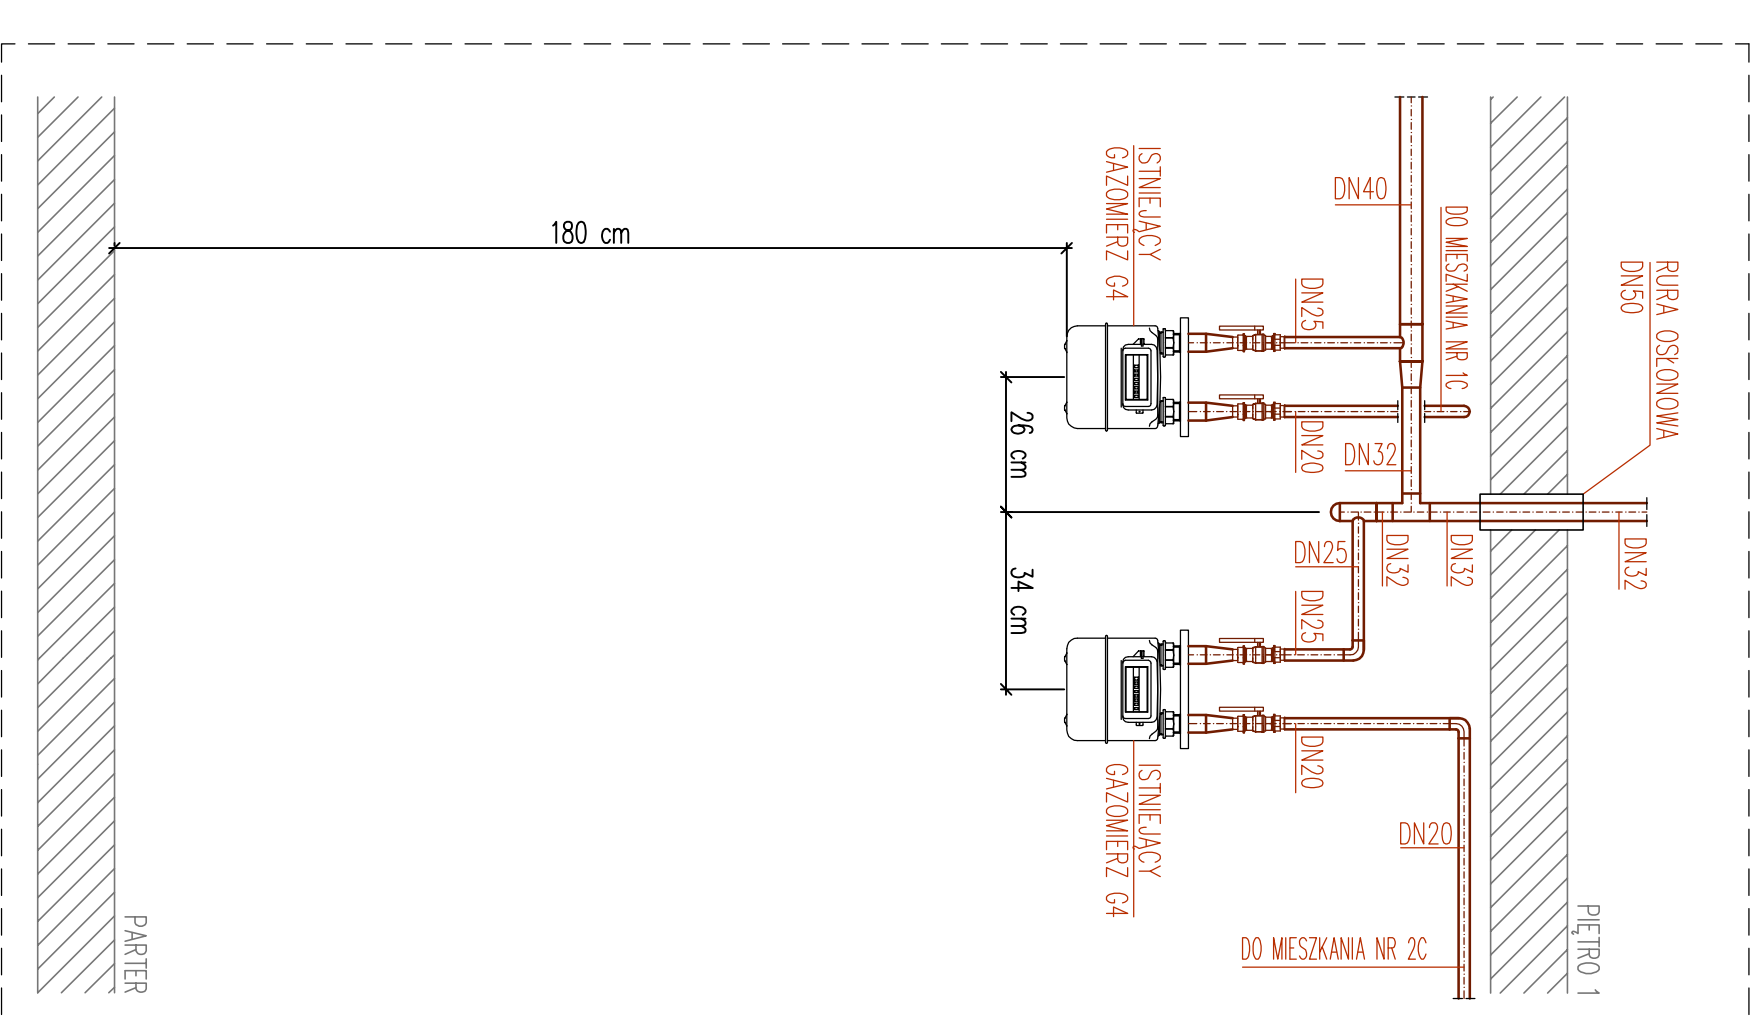

LEGENDA:

- PROJEKTOWANA INSTALACJA GAZOWA - RURA STALOWA BEZ SZWU
- ISTNIEJĄCA INSTALACJA GAZOWA - RURA WĘZIANKA
- ZNAMIA RZĘDNEJ RURIKOZAJĄ
- ZNAMIA TRASY RURIKOZAJĄ W OŚRĘ
- OZNACZENIE RURIKOZAJĄ W DOK
- OZNACZENIE WYMIARU I RZĘDNEJ PROJEKTOWANEGO RURIKOZAJĄ
- ZNAK "-" - OZNACZA ODLEGIŁOŚĆ OSI RURIKOZAJĄ OD PODŁOŻU SIFERTU
- ZNAK "*" - OZNACZA ODLEGIŁOŚĆ OSI RURIKOZAJĄ OD PODŁOŻU POSADZKI
- OZNACZENIE POKU PROJEKTOWANEJ INSTALACJI GAZOWEJ
- OZNACZENIE NUMERU MIESZKANIA
- ISTNIEJĄCY KODOWY OMIŁOWNIKOWY, KONDENSACYJNY Z ZAMINIĘTĄ KOMORĄ SPALANIA
- ISTNIEJĄCA KUCHENKA GAZOWA CZTERNAPALNIKOWA
- ISTNIEJĄCY PRZEWÓD KOMUNOWY

UWAGI:

1. WSPYTKIE PRZEJŚCISIA PRZEZ ŚCIANY I SIFERTY W INDYWIDUALNYCH PRZEPYRSTACH Z RUR STALOWYCH (PRZEPISTKI POMIENNE WSTAWIĆ 3 CM PO KAŻDEJ STRONIE PRZEPYRSTOJ).
2. PROJEKTOWANA INSTALACJA GAZU WYKONANA W TECHNOLOGII SPRAWANIA GAZOWEGO.
3. WŁĄCZENIE PROJEKTOWANEJ INSTALACJI GAZOWEJ Z RURY STALOWEJ BEZ SZWU DO ISTNIEJĄCEJ INSTALACJI GAZOWEJ Z RURY WĘZIANKI ZA POMOCĄ SPECJALNEJ KSZTAŁTKI ADAPTACYJNEJ.

UWAGI DO PROJEKTU:

PROJEKT I CZĘŚĆ OSTROGA SA CZĘŚCIAMI DOKUMENTACJI WZAJEMNE UZUPELNIACIWIĆ SIĘ. WSZYSTKIE ELEMENTY UŁCIE W CZĘŚCI OSTROGI, A NIE POJAZDZANE NA RYSUNKACH ORAZ POJAZDZANE NA RYSUNKACH, A NIE UŁCIE W CZĘŚCI OSTROGI. JAKI BYŁ UŁCIE W OST. W PRZYPADKU WNIWIKI OSI DO INTERPRETACJI NIEKILKUSZ DOKUMENTACJI, SIWIEROWANIA, BUDOWI, PLANOWI LUB NAKAZOWI, OSTRZEŻY PRZEZD ZŁOŻENIA OSTRZEŻY ZOBOWIĄZANY EST ZŁOŻENI WŁ. WNIWIKI NIEKILKUSZ ORAZ PROJEKTOWI W POKOJU ZAWYTKA CELEM WYKONANIA. DO ZAKRESU PRAC WYKONAWCZY WNIWIKI PRZEZD REGULACJI I LIBEROWANIA OSTRZEŻY I INSTALACJA W OBRAMOWIACI NISBY I PRZESYSW ORAZ OSTRZEŻY ICH DO UŻYTKOWNIKA LUB EKSPLOATACJI ZONEJ Z OBRAMOWIACI PROJEKTOWA.

MARINISTAL
PRACOWNICY
ADRES: UL. LUBONIA 288, 28C, 01-657, 03-650, 03-650, 03-650
E-MAIL: biuro@marinistal.pl, biuro@marinistal.pl
REGON: 141773686
REGON: 141773686

TITUL OPERACJONALNA MODERNIZACJA WEWNĘTRZNEJ INSTALACJI GAZOWEJ W BUDYNKU MIESZKALNYM WIELORODZINNYM W LUBONIU PRZY UL. LUBONIA 288, 28C

ADRES INWESTORA
 Wspólnictwo Mieszkaniowe Współdzielni Nieruchomości
 ul. Lubonia 288, 28C w Luboniu

FAZA PROJEKTU
 RZUT PARTERU - WEWNĘTRZNA INSTALACJA GAZOWA

PROJEKTANT
 Ing. Art. Tomasz Kamiński, mgr. inż. (10)/2584/PMS/15/P. POKRŚ

DATA OPRACOWANIA
 LUTYEC 2020 r. SKALA 1:50